


# 配置図

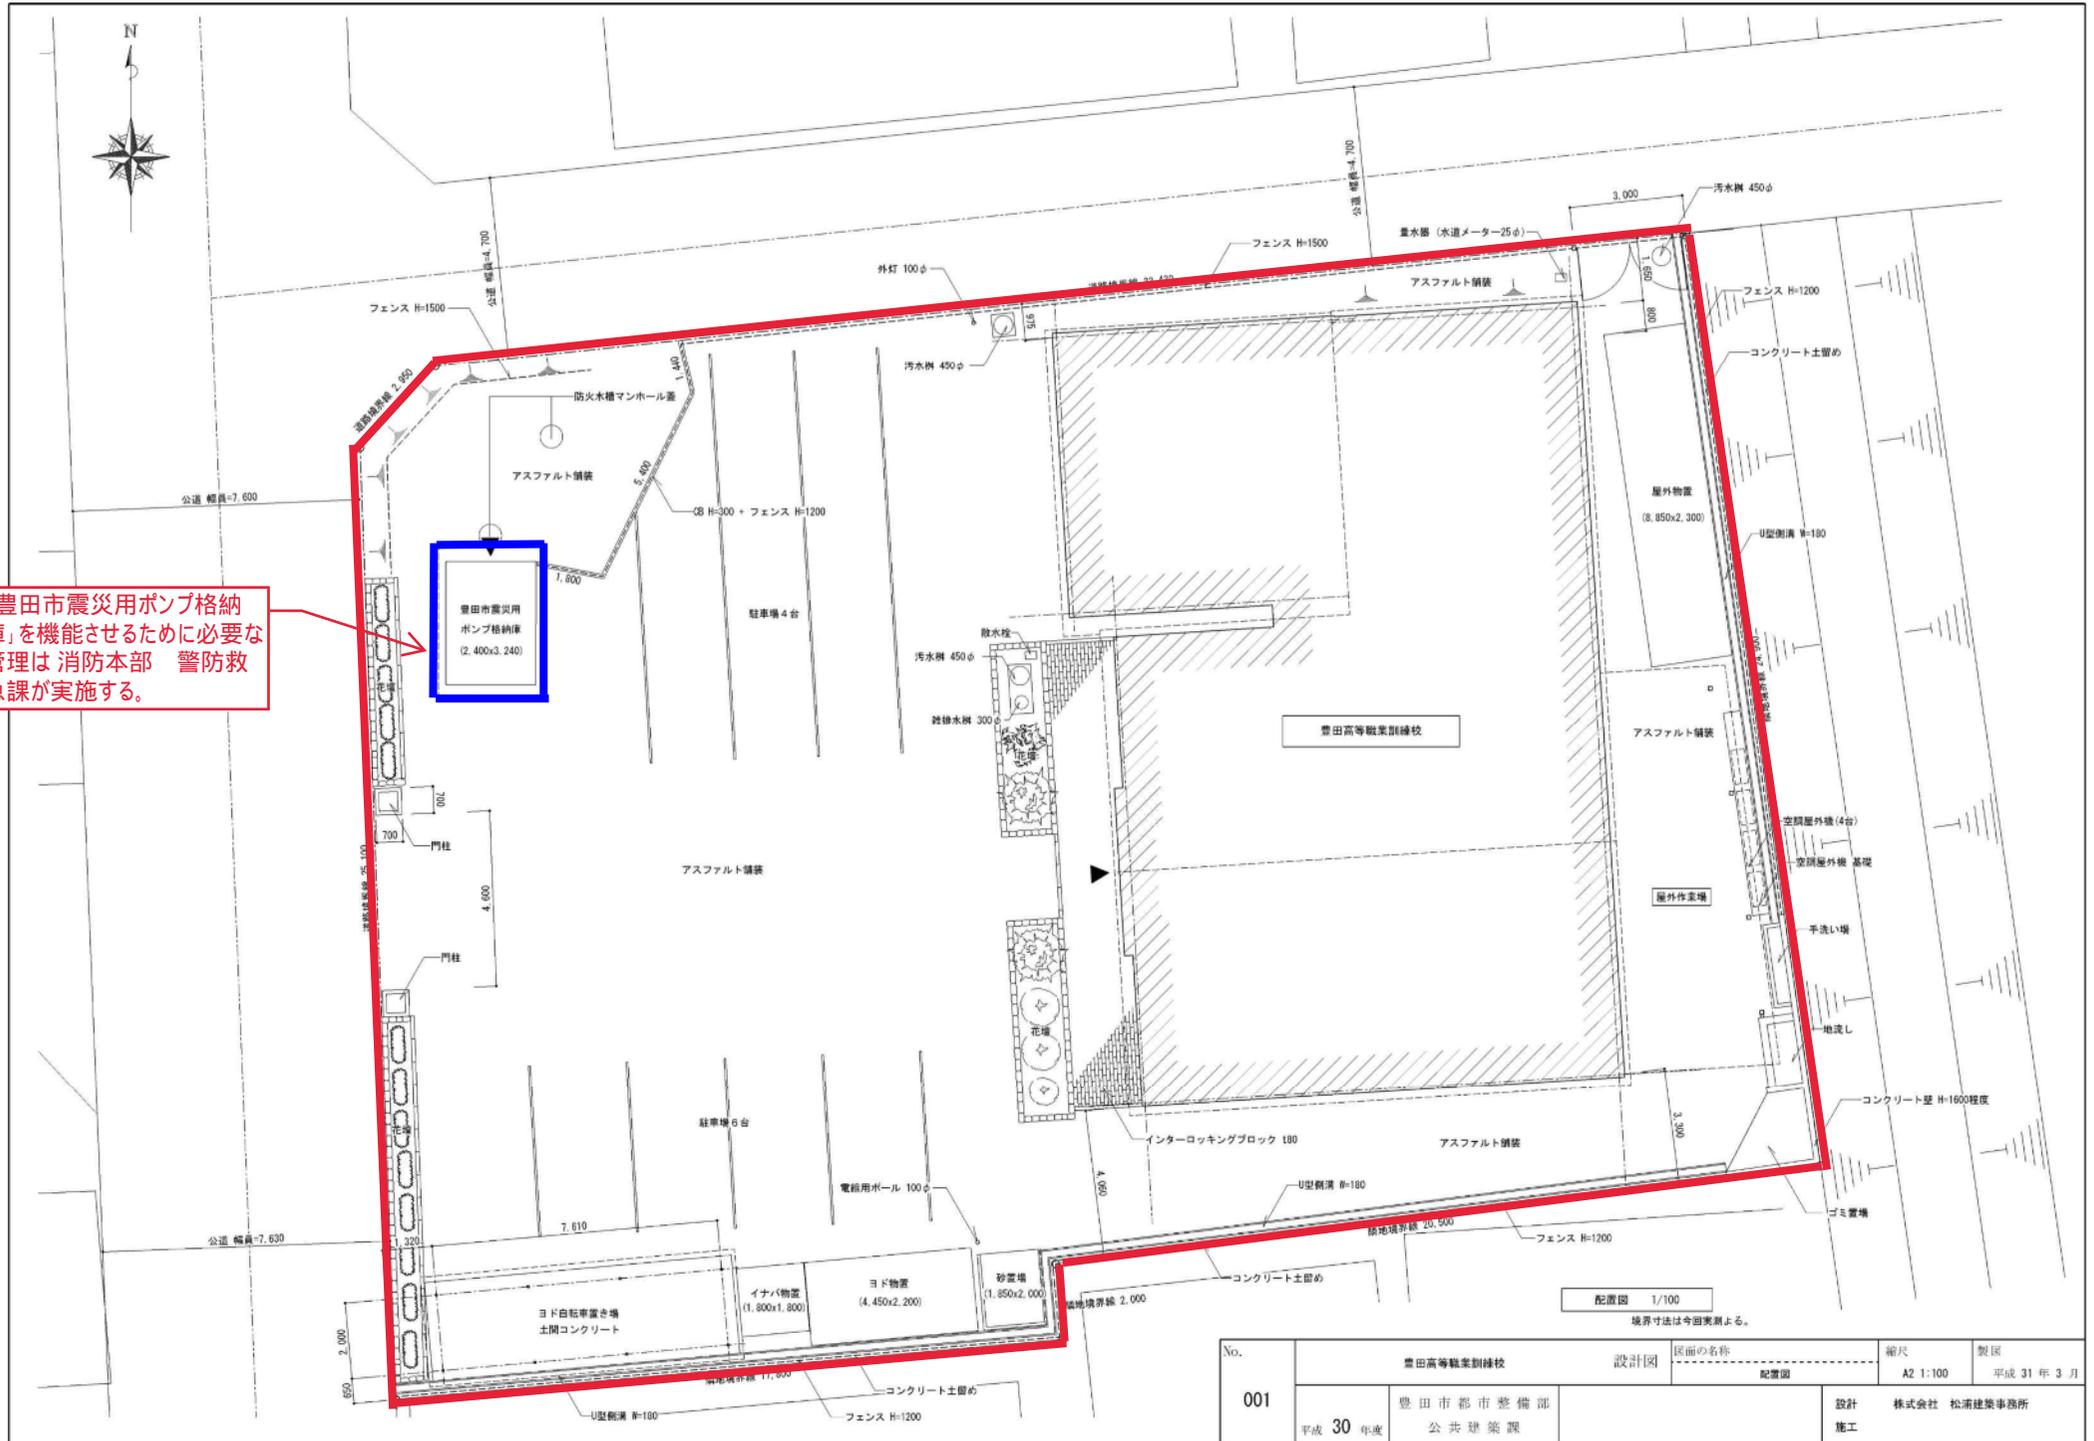

「豊田市震災用ポンプ格納庫」を機能させるために必要な管理は消防本部 警防救急課が実施する。

No. 001	豊田高等職業訓練校		設計図	図面の名称 配置図	縮尺 A2 1:100	製図 平成 31 年 3 月
	平成 30 年度	豊田市都市整備部 公共建築課			設計 株式会社 松浦建築事務所	施工